


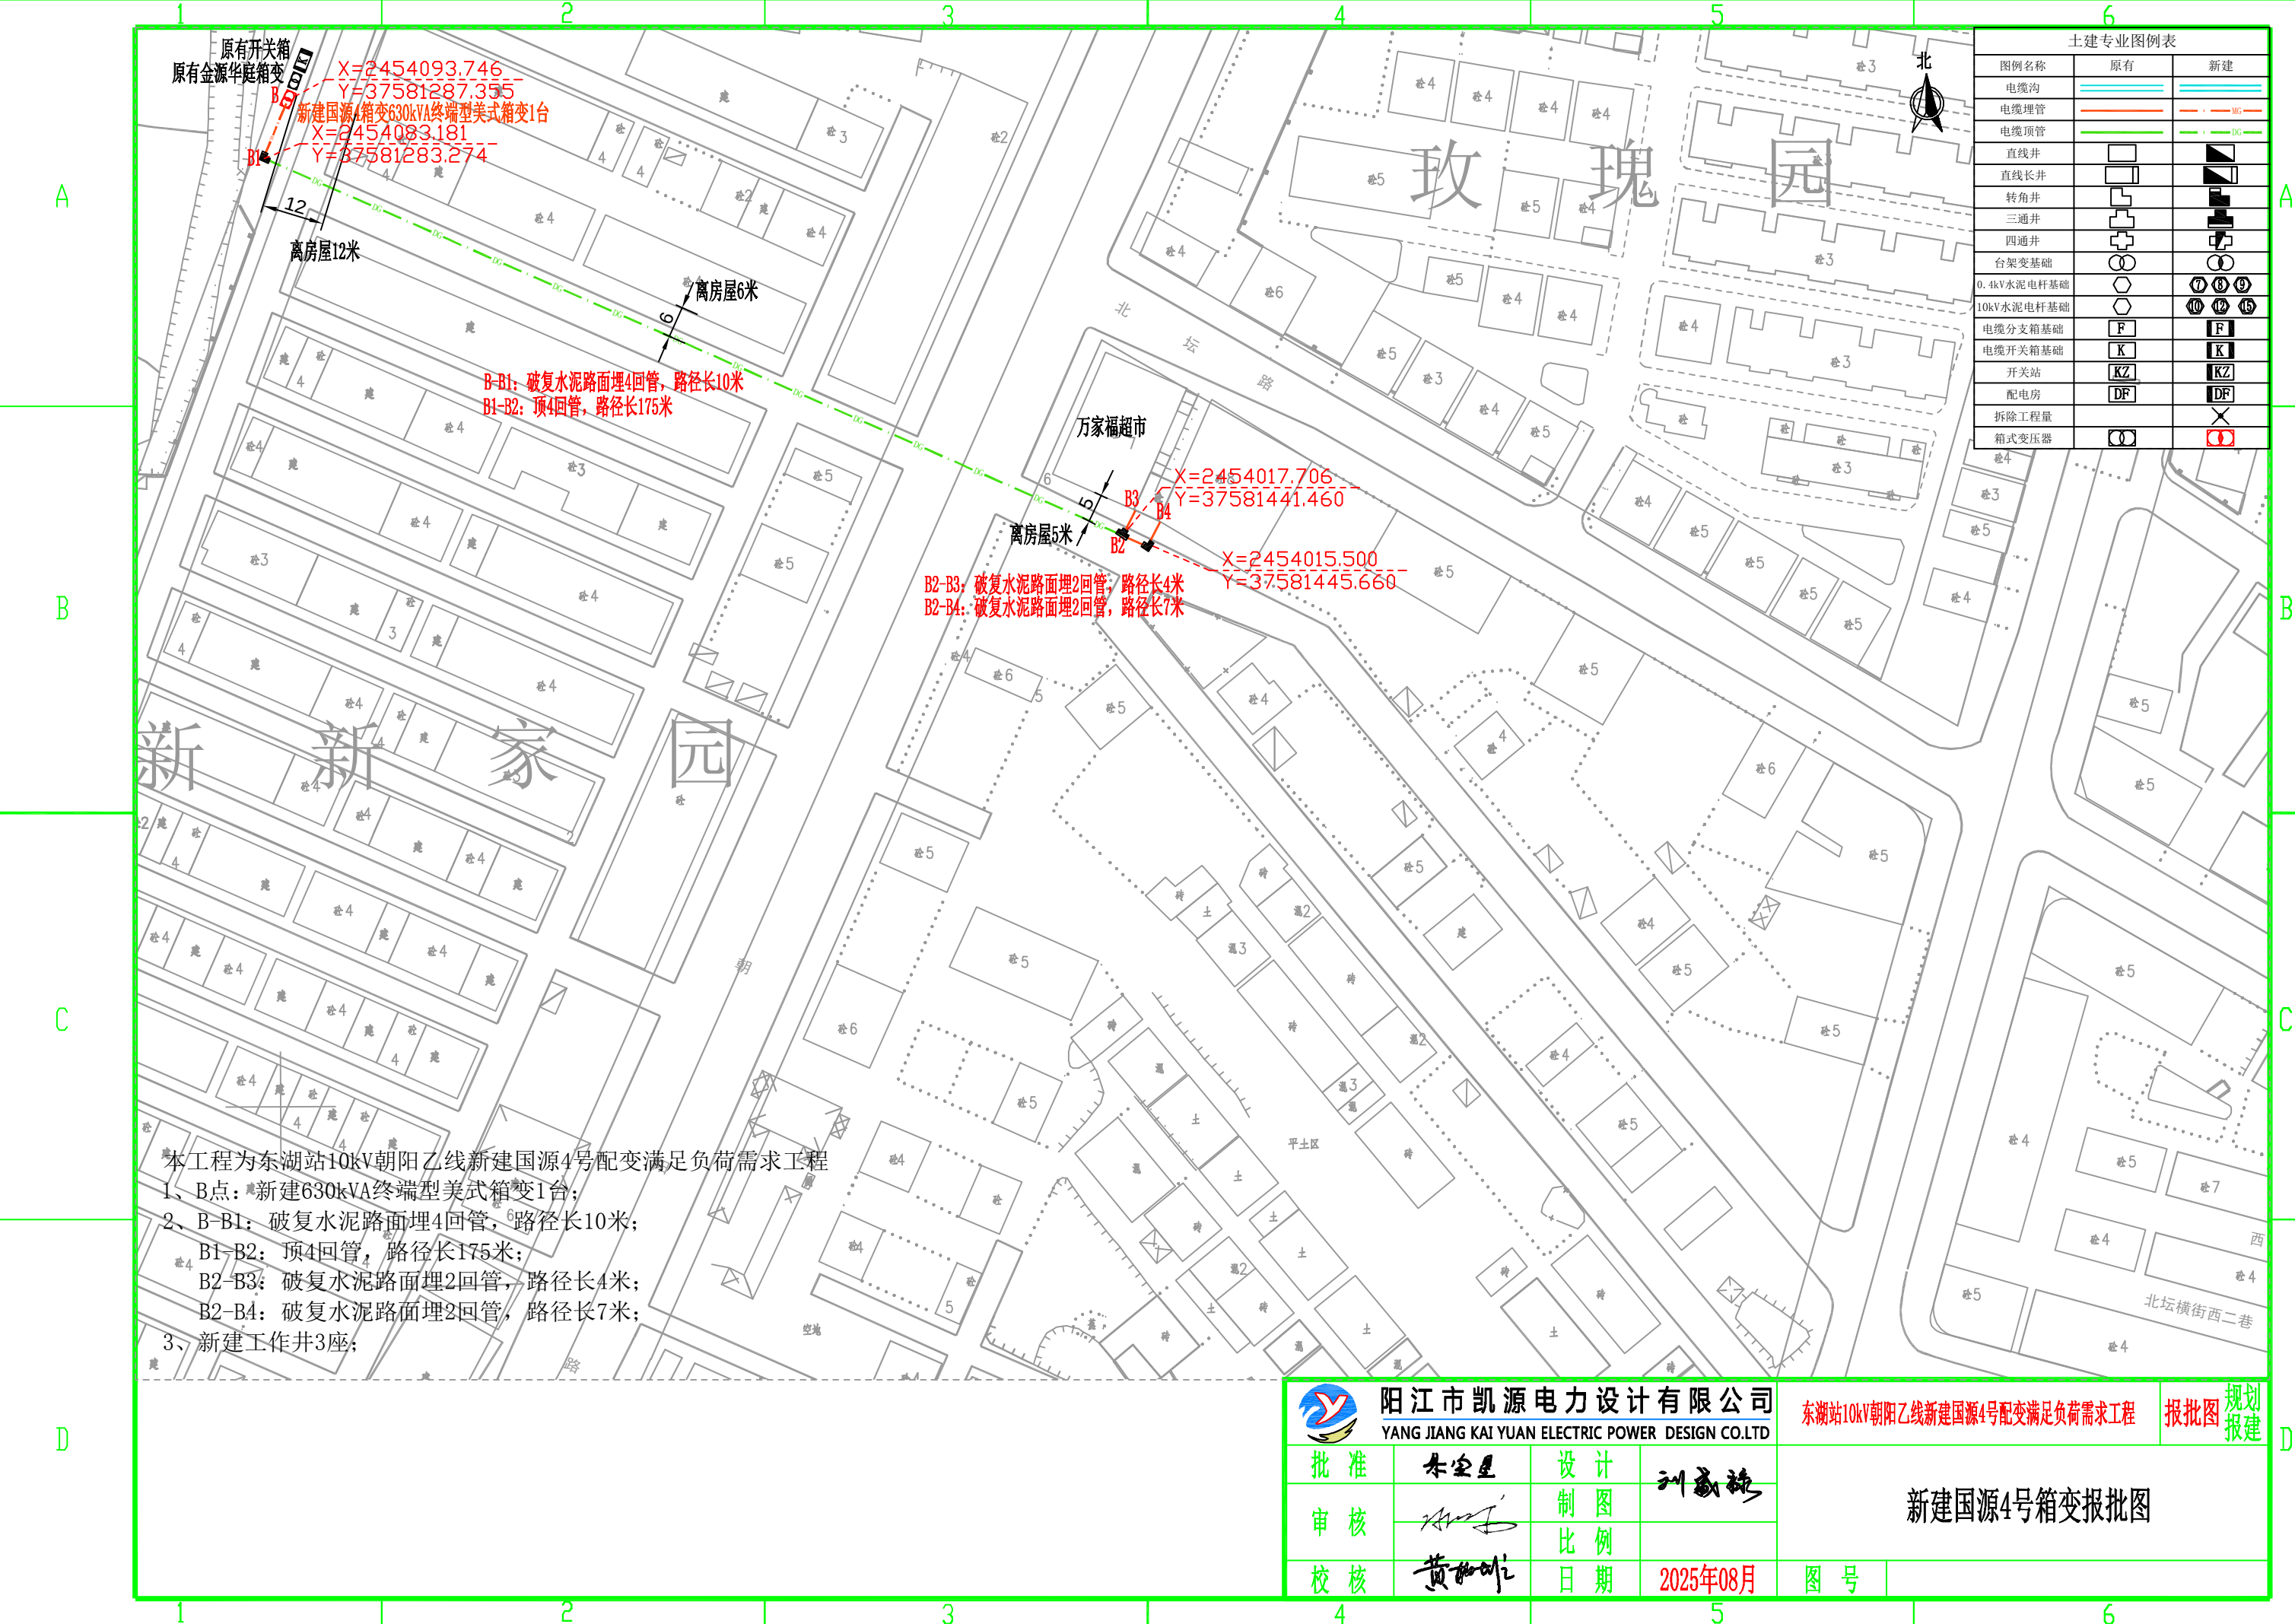

土建专业图例表		
图例名称	原有	新建
电缆沟		
电缆埋管		
电缆顶管		
直线井		
直线长井		
转角井		
三通井		
四通井		
台架变基础		
0.4kV水泥电杆基础		
10kV水泥电杆基础		
电缆分支箱基础		
电缆开关箱基础		
开关站		
配电房		
拆除工程量		
箱式变压器		

本工程为东湖站10kV朝阳乙线新建国源4号配变满足负荷需求工程

1、B点：新建630kVA终端型美式箱变1台；

2、B-B1：破复水泥路面埋4回管，路径长10米；

B1-B2：顶4回管，路径长175米；

B2-B3：破复水泥路面埋2回管，路径长4米；

B2-B4：破复水泥路面埋2回管，路径长7米；

3、新建工作井3座；

阳江市凯源电力设计有限公司

YANG JIANG KAI YUAN ELECTRIC POWER DESIGN CO.,LTD

批准

朱宝星

设计

刘敏强

审核

制图

校核

黄和作

比例

日期

2025年08月

东湖站10kV朝阳乙线新建国源4号配变满足负荷需求工程

报批图

规划
报建

新建国源4号箱变报批图

图号